


SIMBOLOGIA APLICÁVEL AO PROJETO	
---	CABO DE COBRE NU #50MM ² , DIRETAMENTE EMBUTIDO NO SOLO. A UMA PROFUNDIDADE DE 500MM
---	BARRA CHATA DE ALUMÍNIO EM INSTALAÇÃO APARENTE NA COBERTURA. NAS DESCIDAS FIXA EM ALVENARIA OU EM ESQUADRIA METÁLICA
---	ELETRODUTO RÍGIDO DE PVC DE 1" APARENTE INSTALADO COM ABRACADURA SOBRE LAJE DE TETO OU ALVENARIA COM CABO DE COBRE NU DE 50MM ² EM SEU INTERIOR
●	TERMINAL DE INSERÇÃO DE 30CM (REF.: TEL-3124) FIXO EM BARRA CHATA DE ALUMÍNIO COM FIXADOR UNIVERSAL (REF.: TEL-3024)
□	CAIXA DE INSPEÇÃO TIPO SOLO EM PVC (REF. TEL-452) COM TAMPA DE FERRO FUNDIDO (REF.: TEL-438) REFORÇADA, BORDA EXTERIOR REDONDA Ø300mm, HASTE DE TERRA E CONECTOR DE MEDIÇÃO
□	CAIXA DE INSPEÇÃO TIPO SOLO EM PVC (REF. TEL-452) COM TAMPA DE FERRO FUNDIDO (REF.: TEL-438) REFORÇADA, BORDA EXTERIOR REDONDA Ø300mm E HASTE DE TERRA, SEM CONECTOR DE MEDIÇÃO
⚡	DESCIDA DO SISTEMA
⚡	CAPTOR TIPO FRANKLIN (REF.: TEL-010) COM MASTRO SIMPLES DE 3 METROS (REF.: TEL-460)

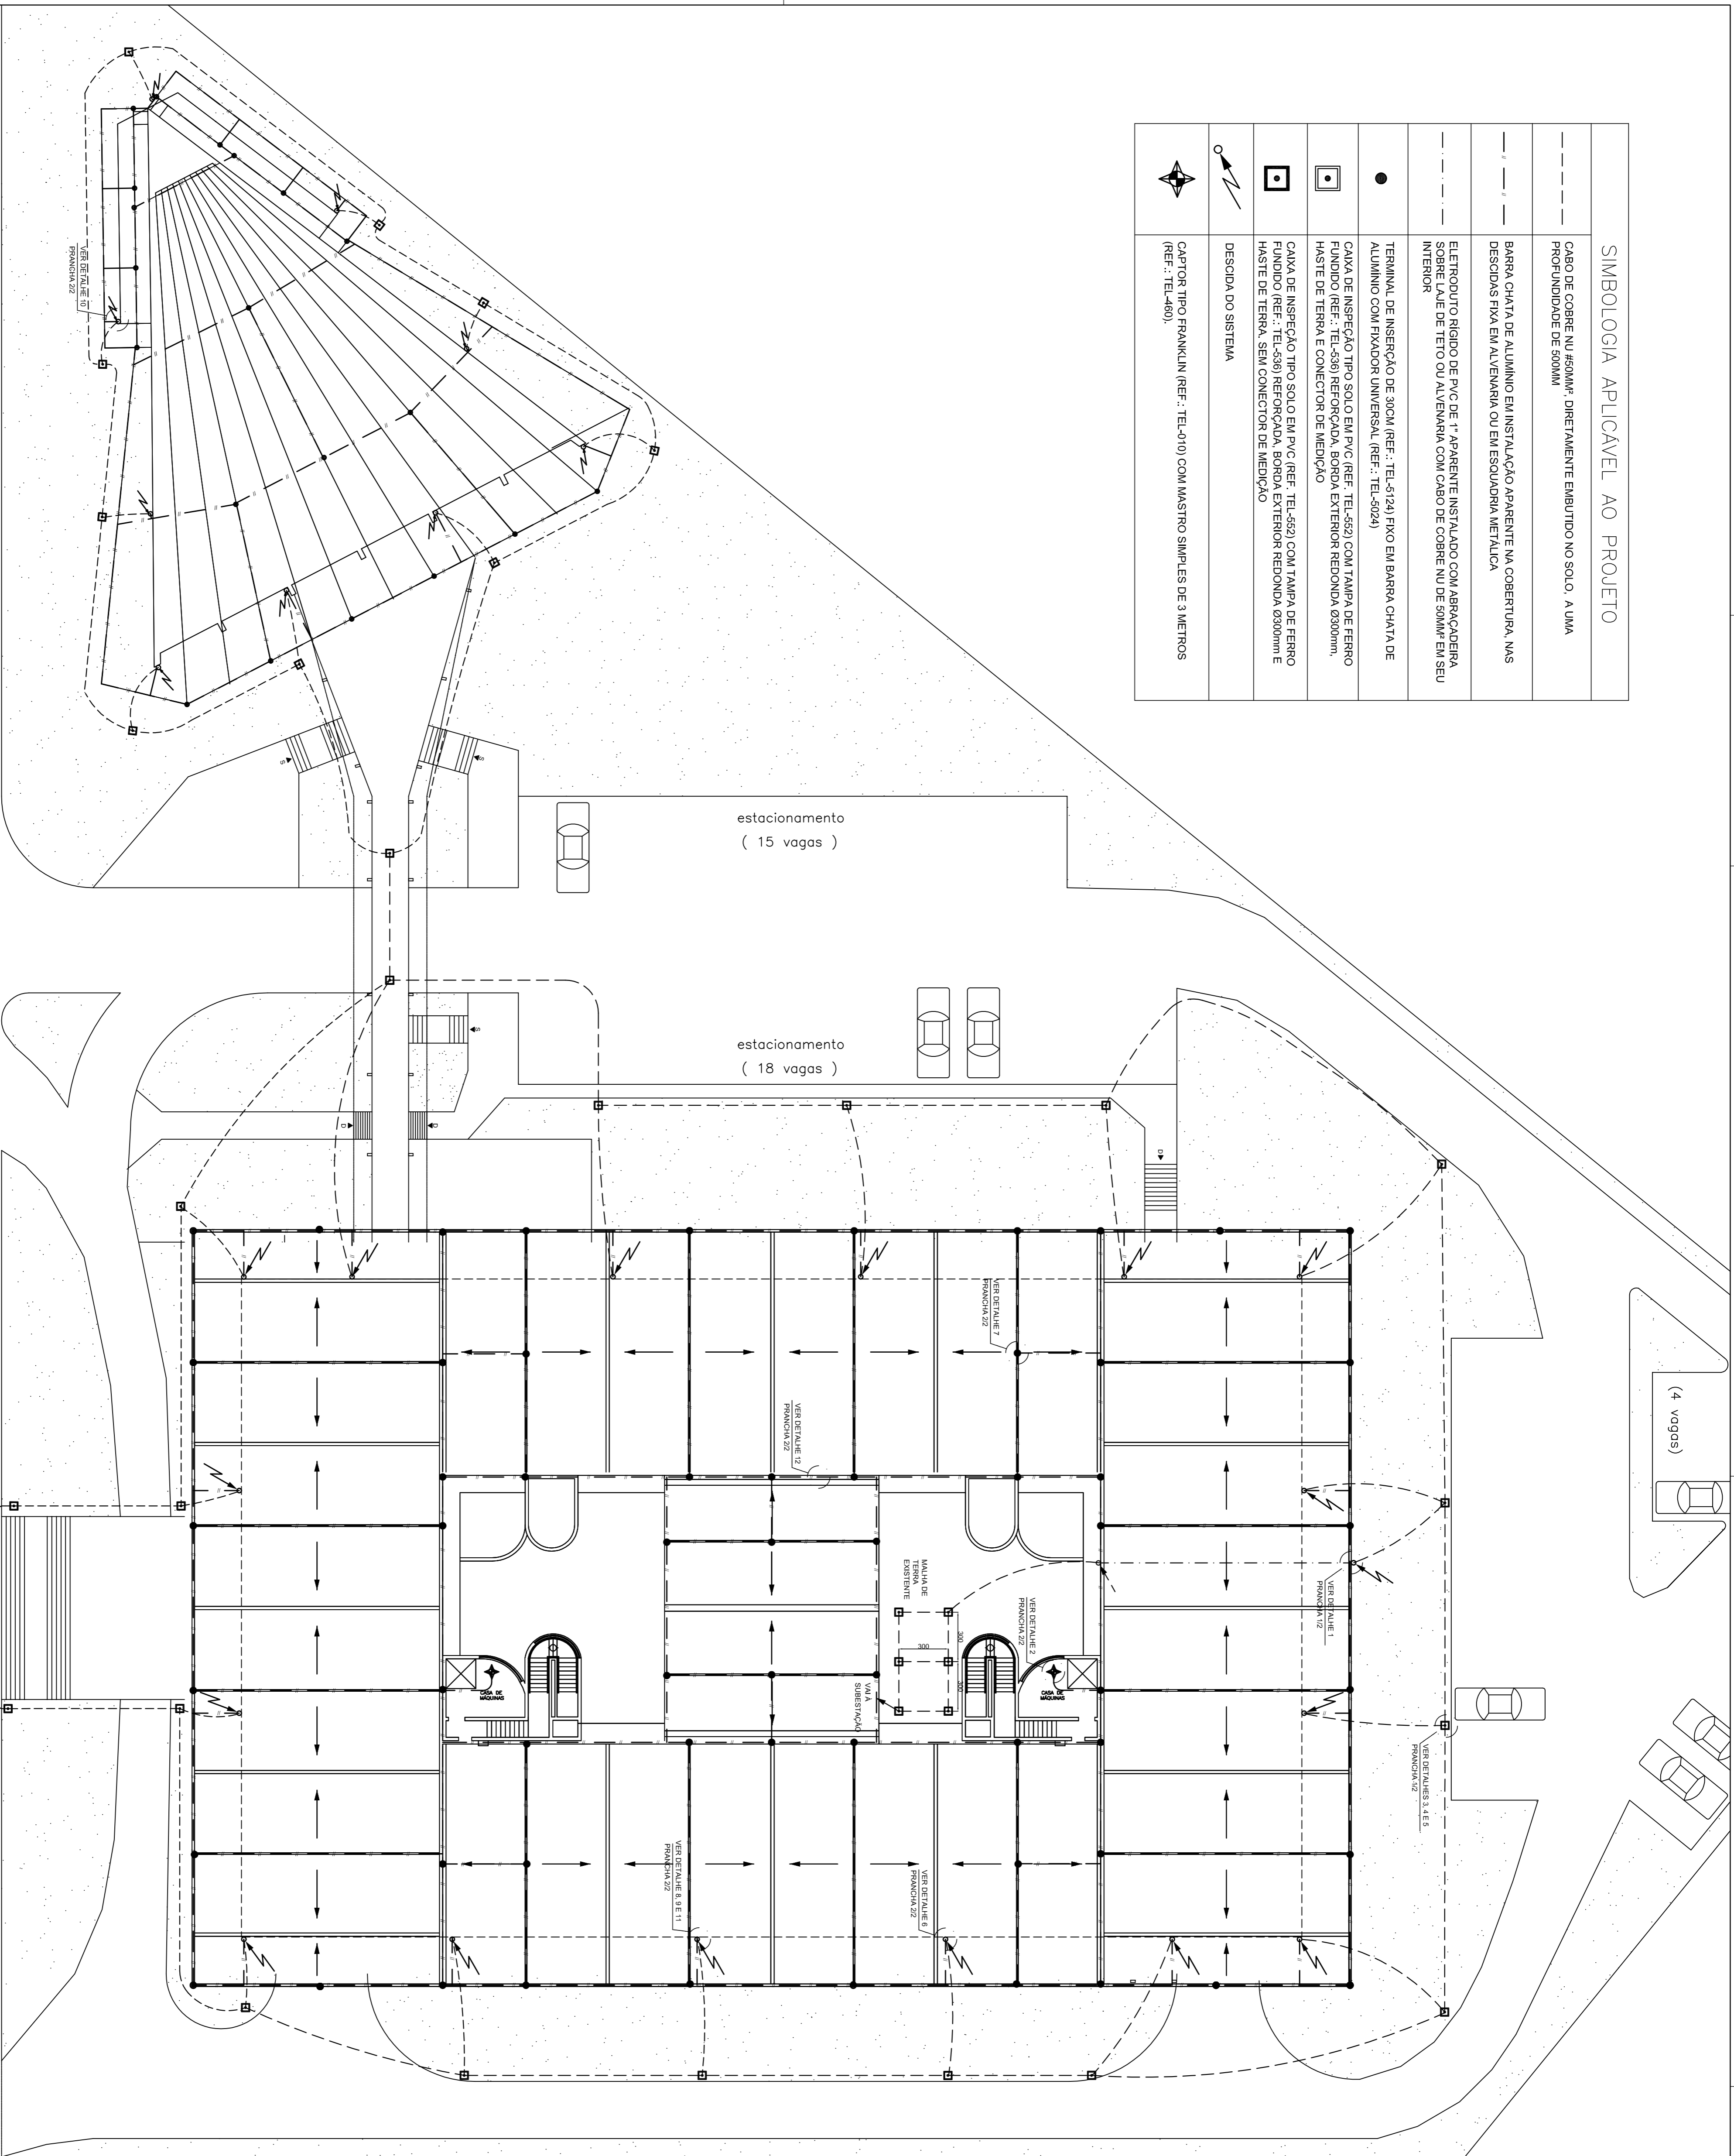

PLANTA DE LOCAÇÃO - CAPTAÇÃO E ATERRAMENTO DE SPDA
ESCALA 1:200

RUA JOSÉ ALEXANDRE BUAIZ

meio-fio

VOGA
engenharia
VOGA ENGENHARIA S/S LTDA
RUA JOSÉ ALEXANDRE BUAIZ, 157 - ENSEADA DO SUÁ
VITÓRIA - ES
FONE: (51) 3146-2422

TCEES
TRIBUNAL DE CONTAS
ESTADO DO ESPÍRITO SANTO

DOMINGOS AUGUSTO TAUERNER
CONSELHEIRO PRESIDENTE DO TCEES

ROMÁRIO FIGUEIREDO
DIRETOR GERAL DO TCEES

PROJETO:
TRIBUNAL DE CONTAS DO ESTADO DO
ESPÍRITO SANTO

PROMOTORIAO:
ESPÍRITO SANTO SECRETARIA DE ESTADO DA FAZENDA

ENGENHEIRO:
RUA JOSÉ ALEXANDRE BUAIZ, 157 - ENSEADA DO SUÁ
VITÓRIA - ES

AUTOR DO PROJETO:
ENR. ELETRICISTA VITOR BUZZONE DE SOUZA VARELAO
CREA ES 17420

DISCIPLINA:
PLANTA BAIXA E SIMBOLOGIA

DATA: JANEIRO/05
ESCALA: INDICADA

REVISÃO: 00
DESENHO: MARCO FERREIRA

FRANQUIA:
PSPDA - 01/03